


# RZUT PARTERU SKALA 1:100

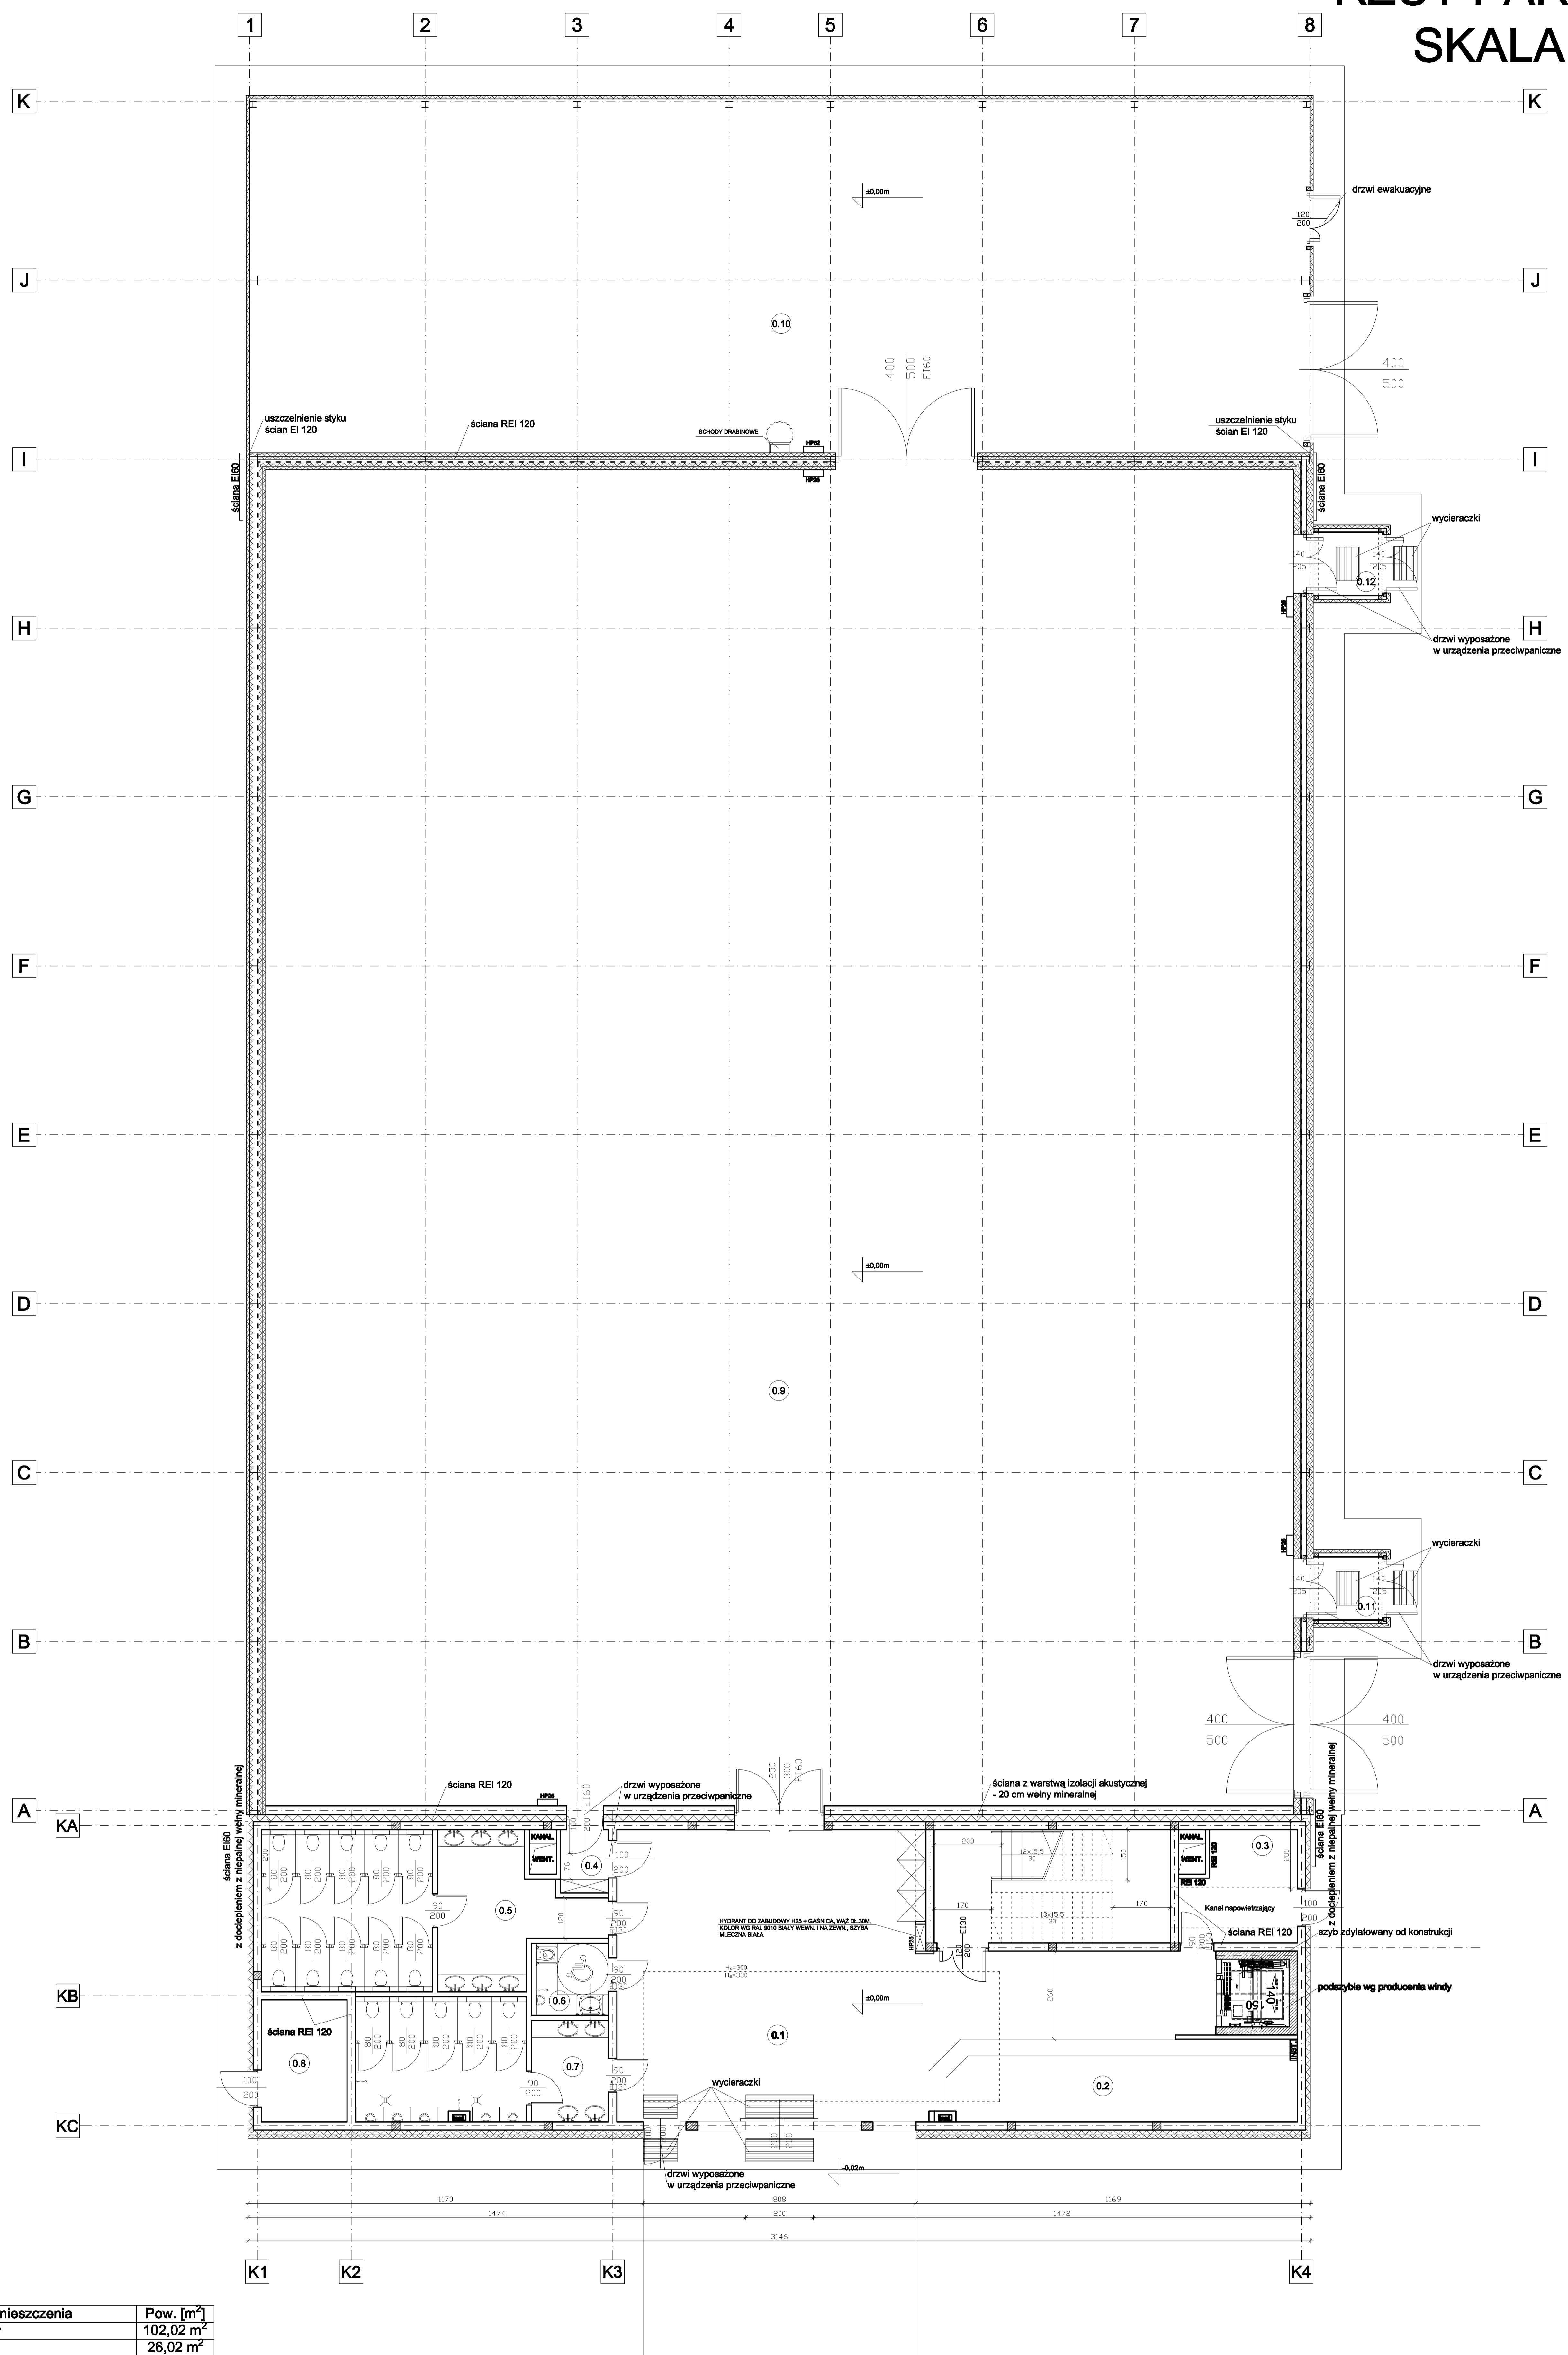

Nr pom.	Nazwa pomieszczenia	Pow. [m <sup>2</sup> ]
	Hol główny	102,02 m <sup>2</sup>
0.1	Szatnia	26,02 m <sup>2</sup>
0.2	Rozdzielnia	10,50 m <sup>2</sup>
0.3	śluza akustyczna	2,66 m <sup>2</sup>
0.4	Toaleta damska	40,40 m <sup>2</sup>
0.5	Toaleta dla niepełnosprawnych	4,86 m <sup>2</sup>
0.6	Toaleta męska	25,54 m <sup>2</sup>
0.7	Węzeł ciepły	9,17 m <sup>2</sup>
0.8	Hala nagrań	1200 m <sup>2</sup>
0.9	Magazyn	286,5 m <sup>2</sup>
0.10	śluza akustyczna wejściowa	3,80 m <sup>2</sup>
0.11	śluza akustyczna wejściowa	3,80 m <sup>2</sup>
0.12	Klatka schodowa	23,52 m <sup>2</sup>
Suma:		??? m <sup>2</sup>

Projektant	mgr inż. Marcin Awier	upr. LOD/0732/PWOK/07 w sp. konstr. b.o.	
Projektant	mgr inż. arch. Marcin Desput	upr. 27/R-39/Ł.OIA/08 w spec. arch. b.o.	
Sprawdzający	mgr inż. Witold Cykowski	upr. 214/01/WŁ w spec. konstr.-bud. b.o.	
Branża	architektura, konstrukcja		
Inwestor	Cyfrowy Polsat s.a.		
Obiekt	Budynek produkcyjno - magazynowo - studia nagrań		
Tytuł	Budowa budynku produkcyjno - magazynowego - studia nagrań		
Adres	ul. Łubinowa 4a, 03-878 Warszawa, dz. nr 27, 28/1, 30, 31, 33/1, 34/1, 36/1; obręb 4-11-14		
Stadium	projekt budowlany	Data: 10.2014	Nr rys.
Nazwa rysunku	Koncepcja 8 - rzut parteru	Skala: 1:100	2